

ZONA DE PARQUEO TRACTOMULAS



ESCALA 1:75
 PROYECTO HOSPITAL UNIVERSITARIO DE LA SAMARITANA
 CALLE 10 No. 7-52
 MUNICIPIO DE ZIPAQUIRÁ - CUNDINAMARCA

CONTENIDO
 RED DE SUMINISTRO

ESPECIALIDAD
 HIDROSANITARIO

ELABORÓ
 EQUIPO DE ESTUDIOS Y DISEÑOS ICCU

ARQ- YESENIA HERREÑO BERNAL
 SUBGERENCIA DE CONSTRUCCIONES
 ARO JAVIER F PIZANO B.
 COORDINADOR DE GRUPO

DISEÑADOR
Claudia P. Amézquita M.
 ING. CLAUDIA PATRICIA AMEZQUITA MARROQUIN
 M.P. 76237172536VLL


ARCHIVO

VERSION PLANO
 VERSIÓN I

FECHA
 ENERO DE 2023


OBSERVACIONES
 - ES RESPONSABILIDAD DEL CONSTRUCTOR VERIFICAR NIVELES Y MEDIDAS EN OBRA ANTES DE INICIAR CUALQUIER TRABAJO DE CONSTRUCCION O DISEÑO
 - CUALQUIER MODIFICACION O CAMBIO HECHO AL PROYECTO DEBERA SER NOTIFICADO
 - ESTE PLANO SE COMPLEMENTA CON LOS PLANOS DE ACABADOS E INSTALACIONES CORRESPONDIENTES

LOCALIZACION

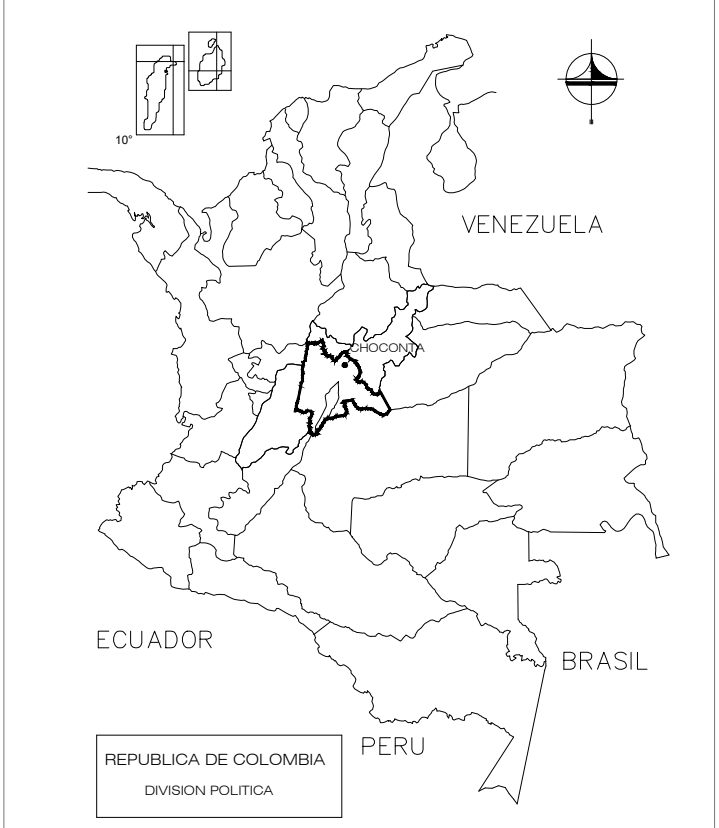

LA INFORMACION CONTENIDA EN ESTA PRESENTACION ES PROPIEDAD INTELECTUAL DE INSTITUTO DE INFRAESTRUCTURA Y CONCESIONES DE CUNDINAMARCA. PROHIBIDA SU REPRODUCCION TOTAL O PARCIAL Y USO EN OBRAS DE PROYECTOS SIN LA AUTORIZACION ESCRITA DEL USUARIO AUTORIZADO DE ESTE DISEÑO ACARREARA TODAS LAS SANCIONES LEGALES PERTINENTES LEY 23482

PLANO No.: **HIDR-01** DE: **04**

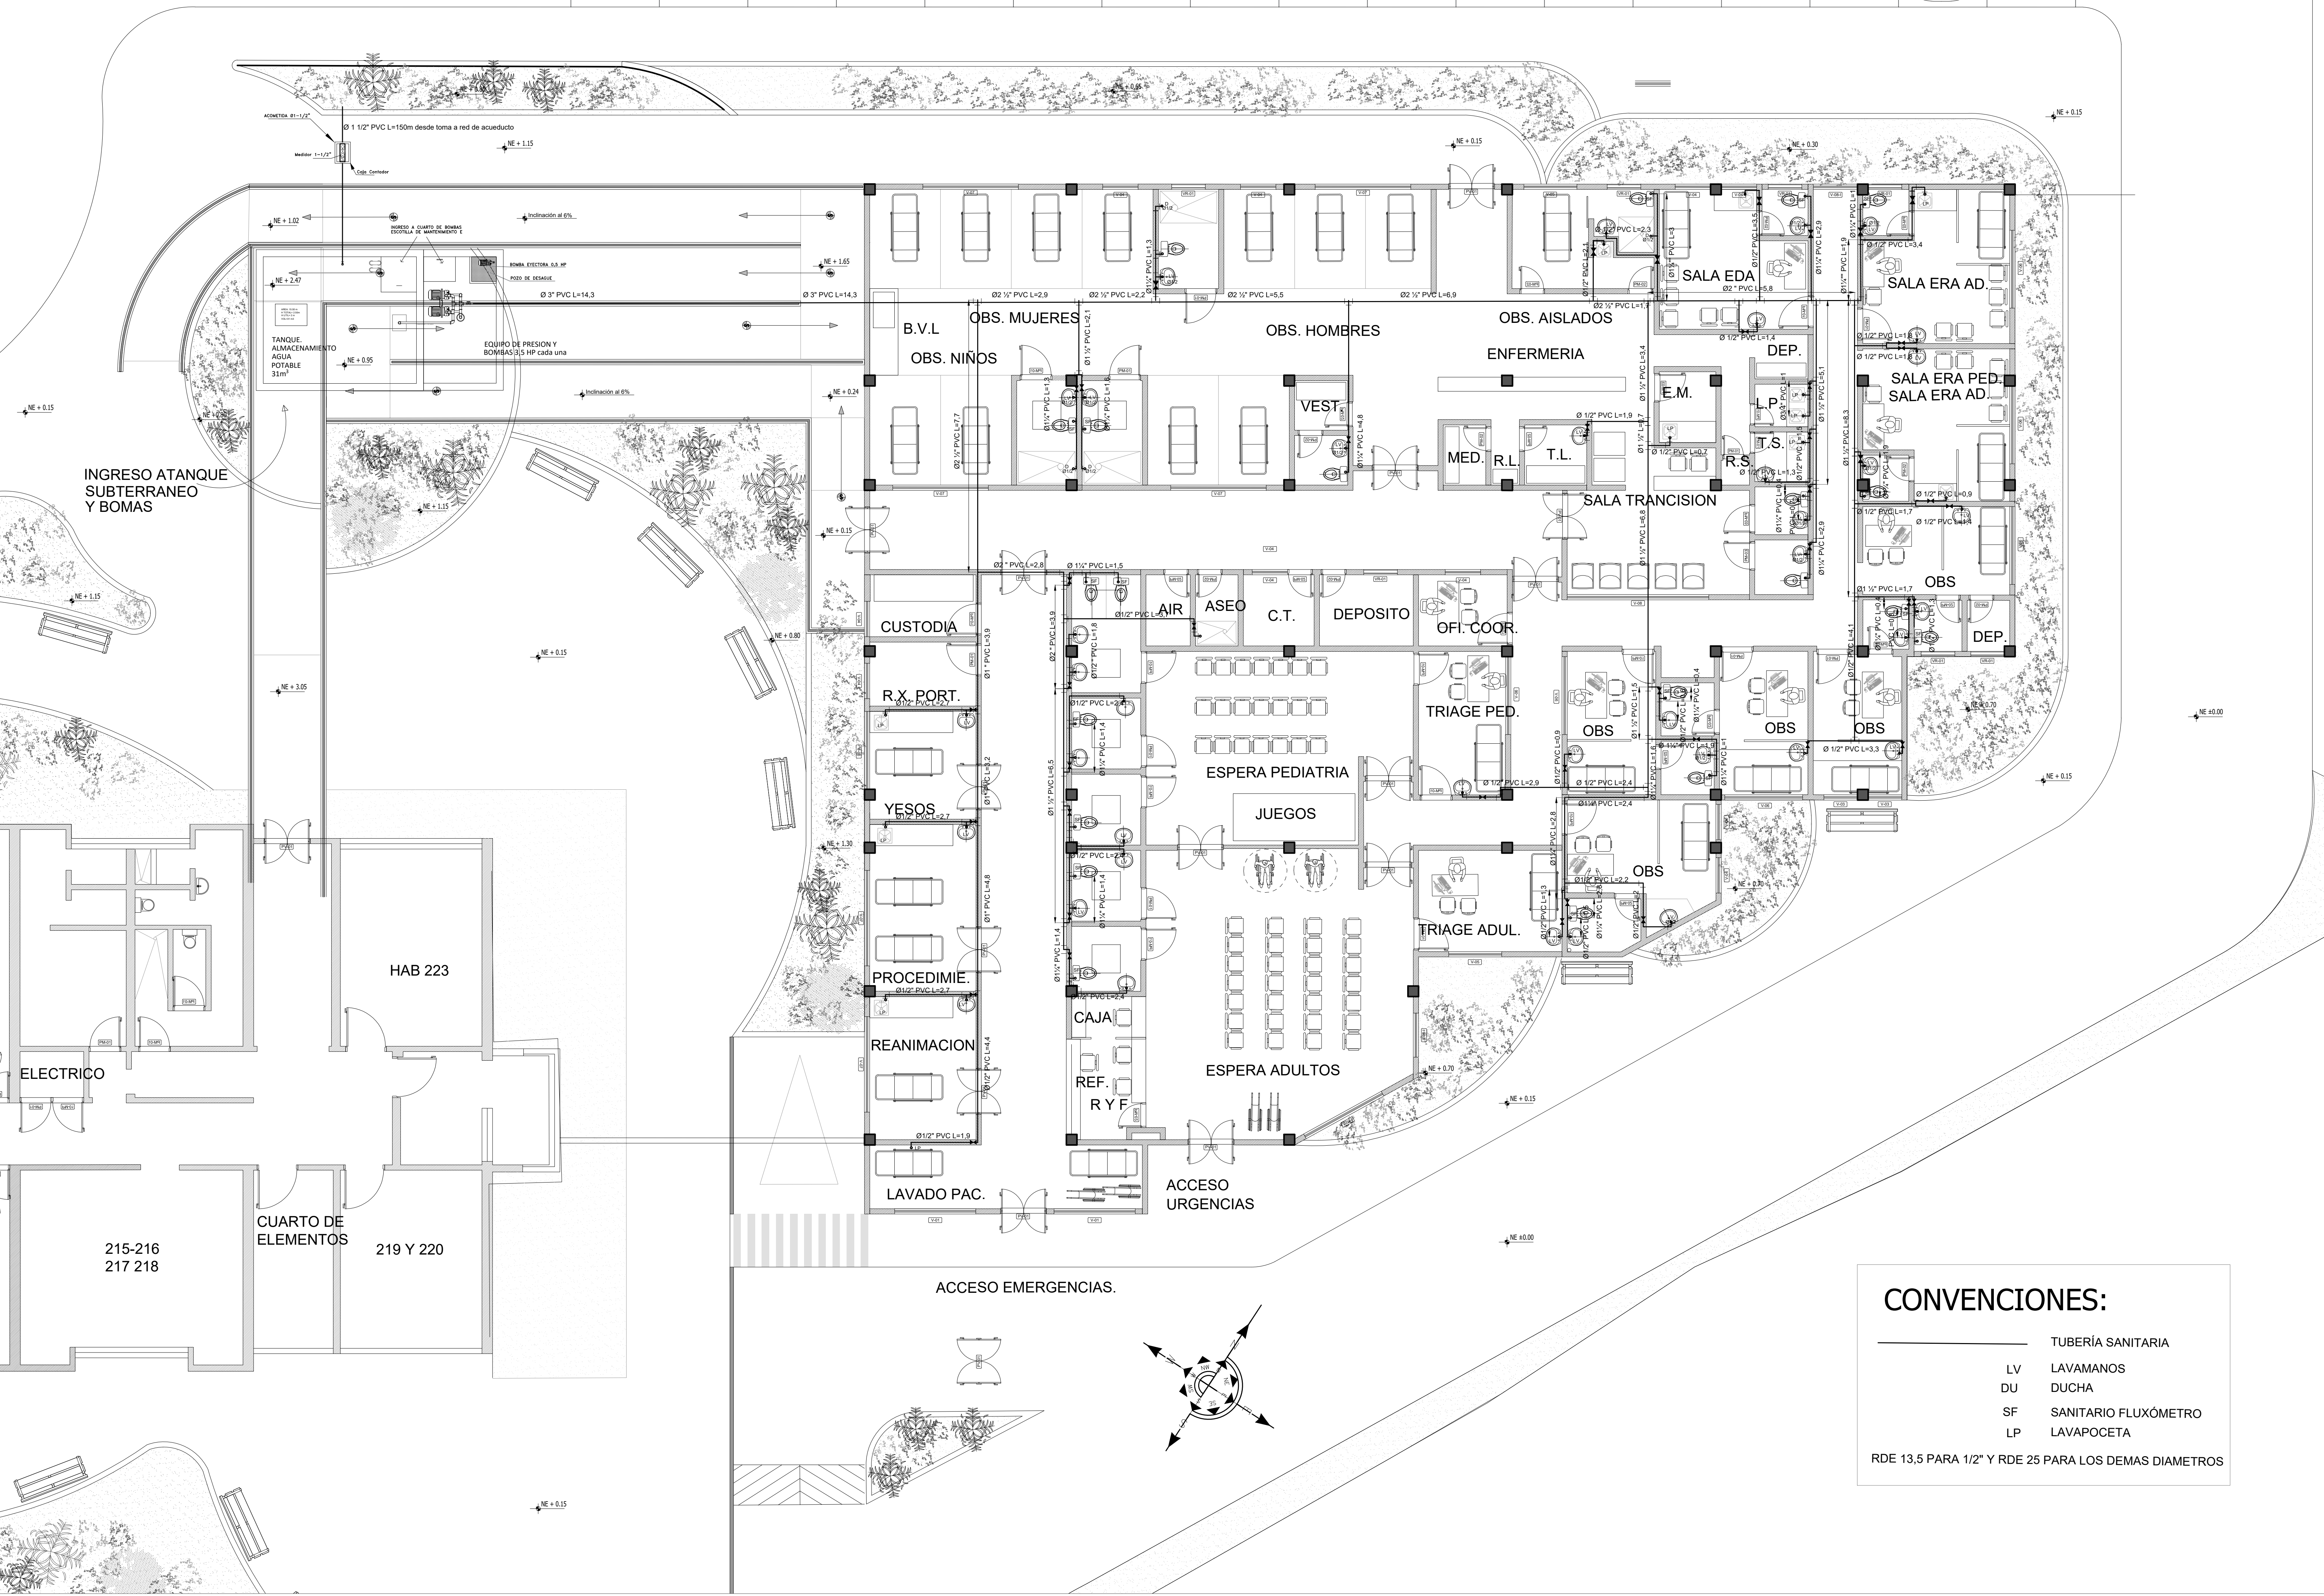

CONVENCIONES:

	TUBERÍA SANITARIA
	LAVAMANOS
	DUCHA
	SANITARIO FLUXÓMETRO
	LAVAPOCETA

RDE 13,5 PARA 1/2" Y RDE 25 PARA LOS DEMAS DIAMETROS

